

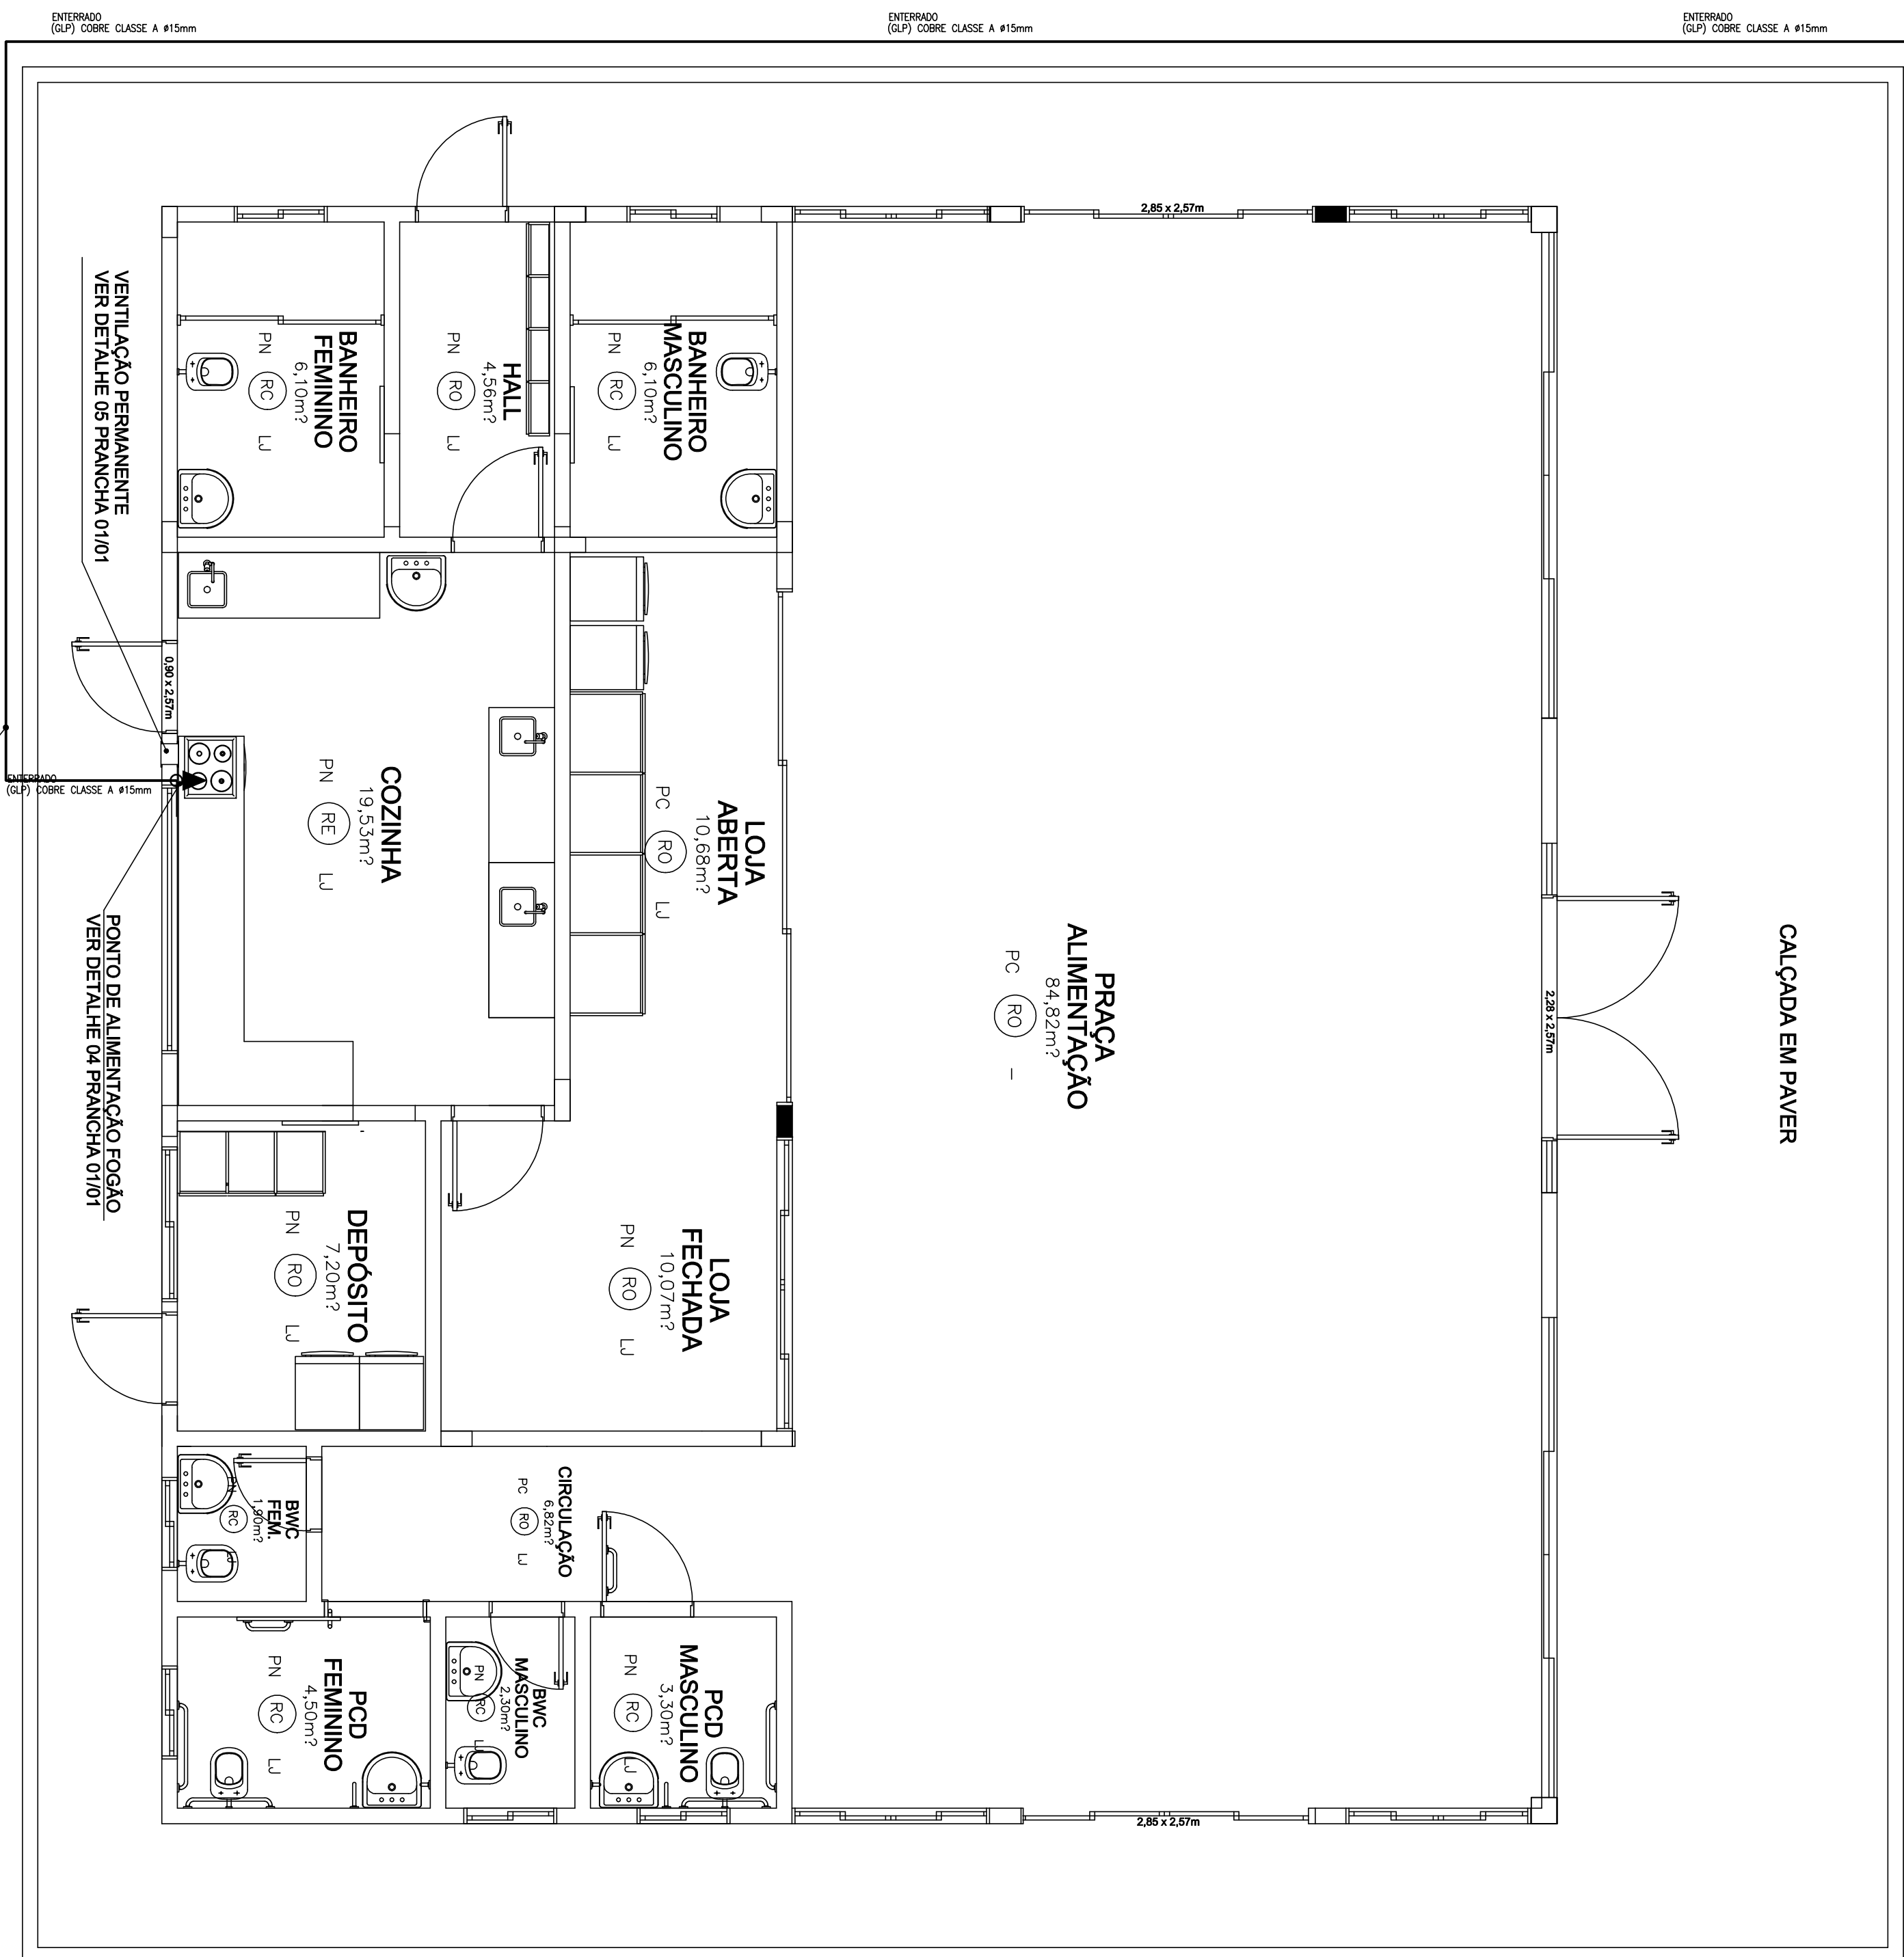
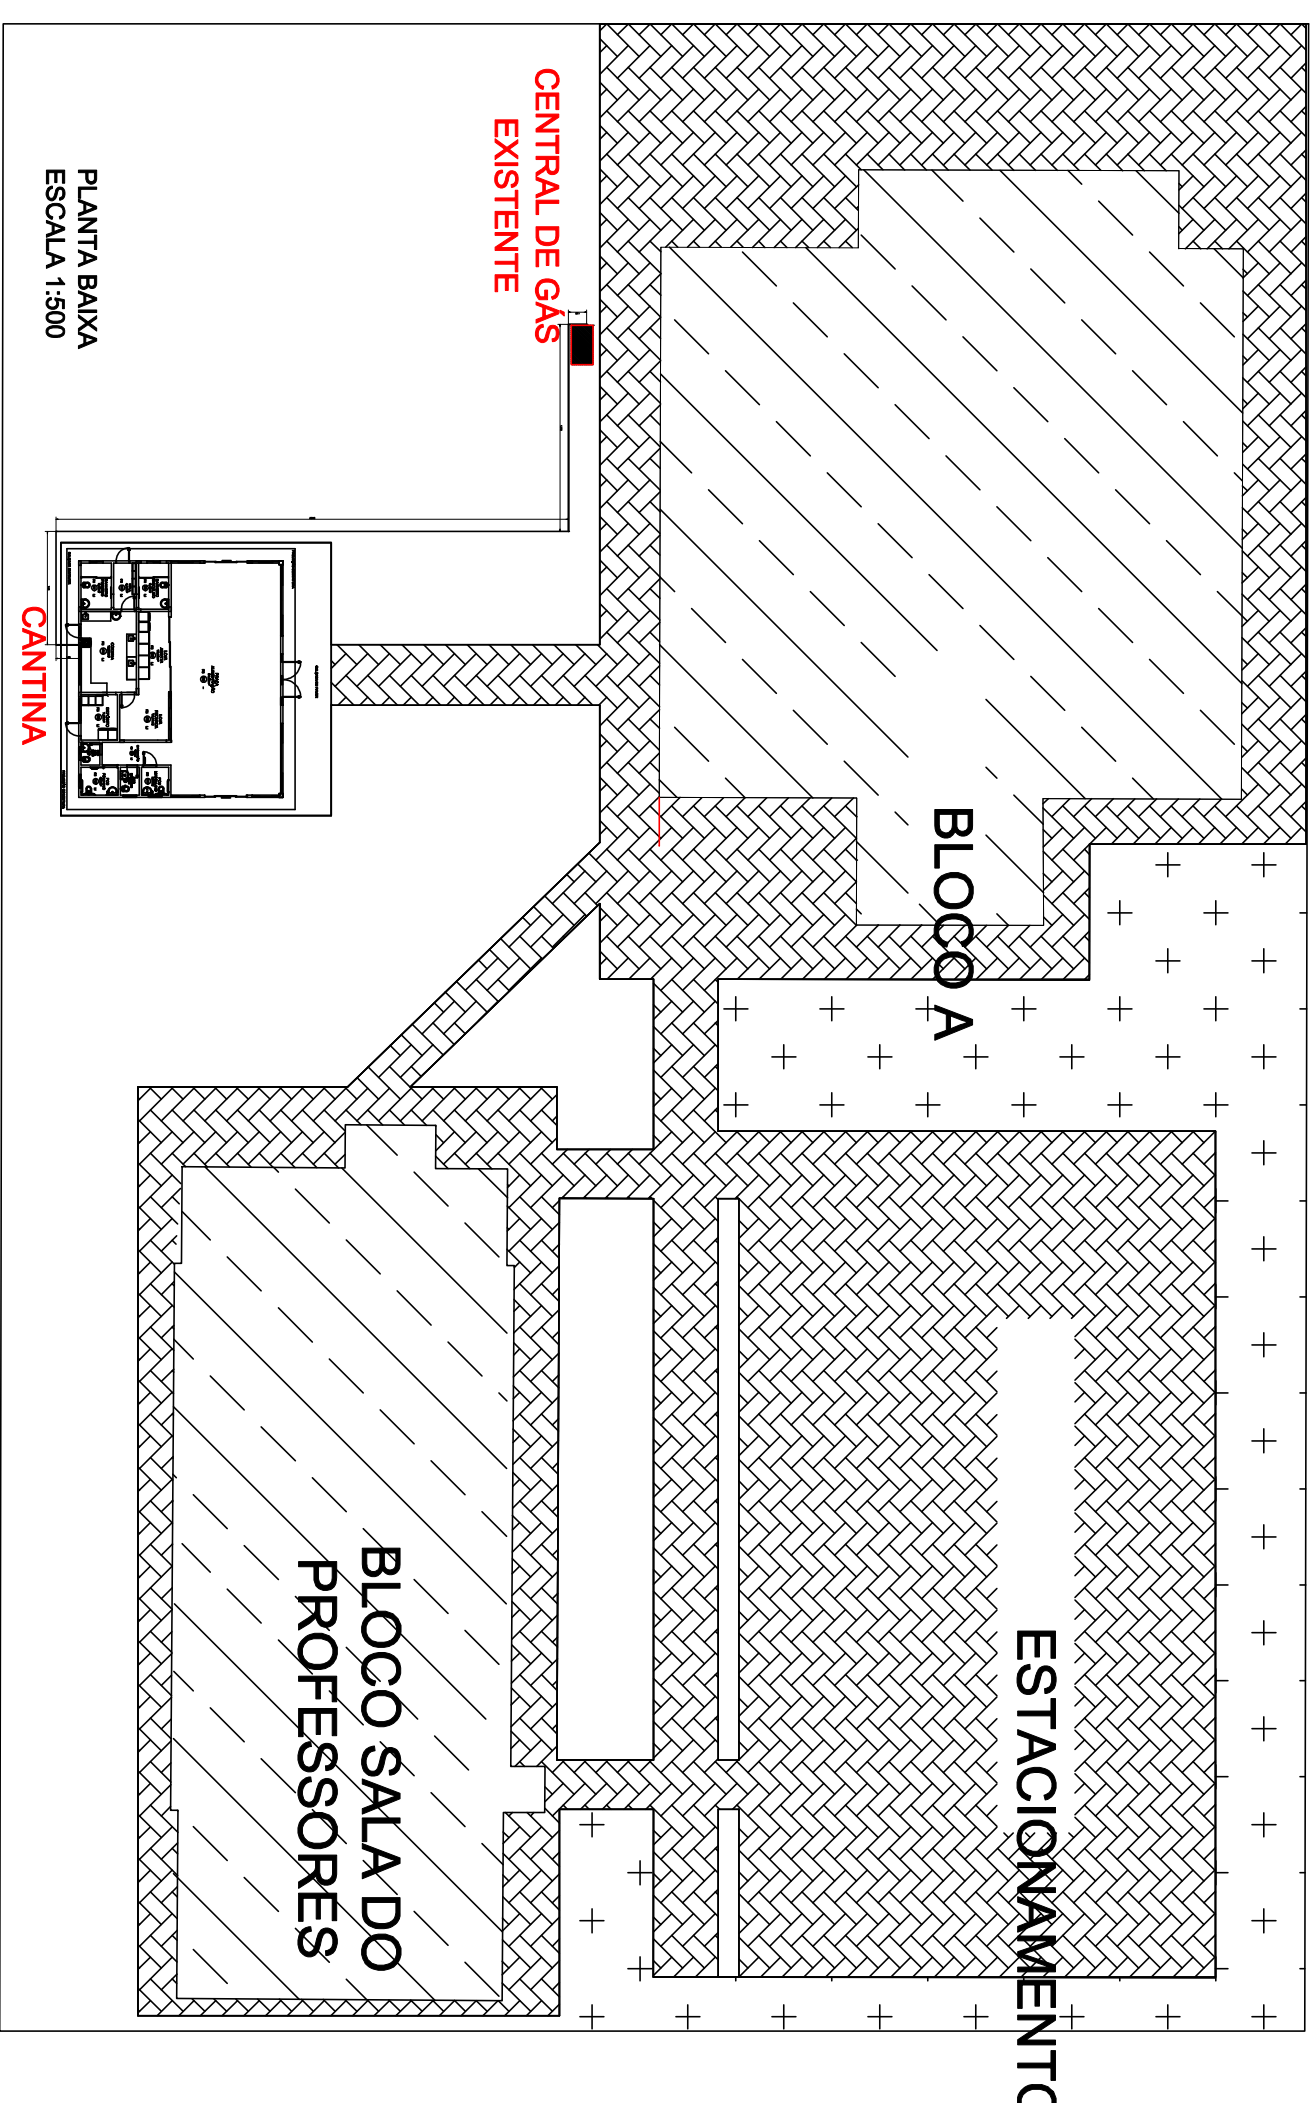


**TUBULAÇÃO ENTERADA
VAI PARA CENTRAL DE G.L.P. EXISTENTE**

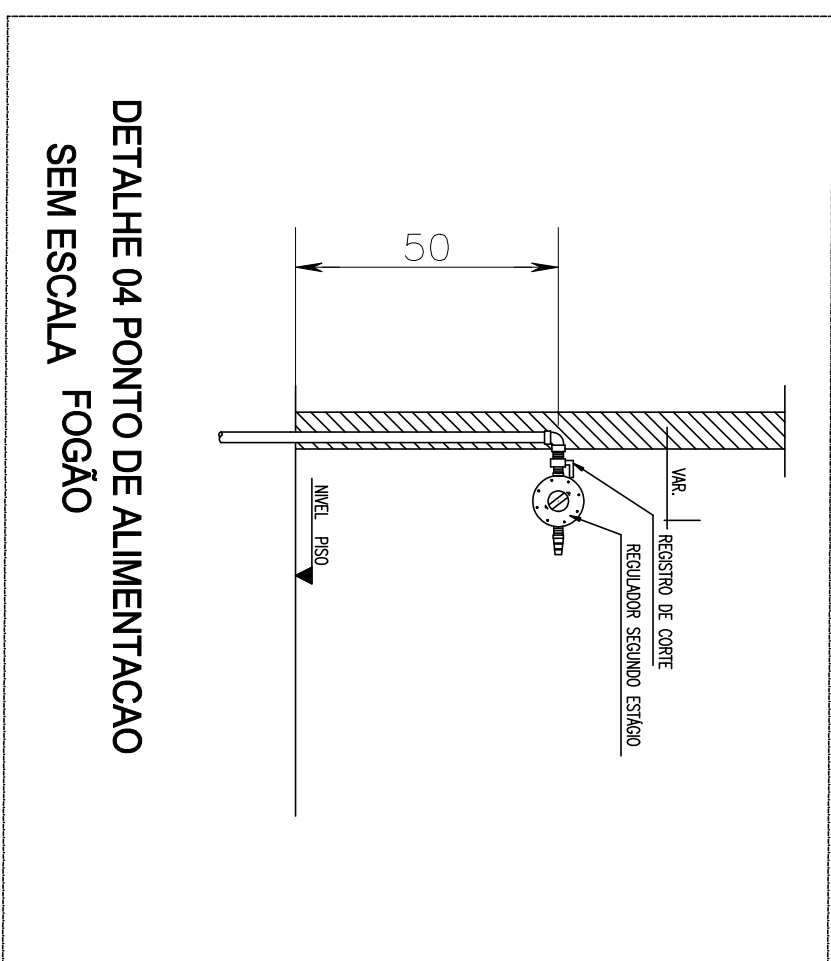

PLANTA BAIXA
ESCALA 1:50

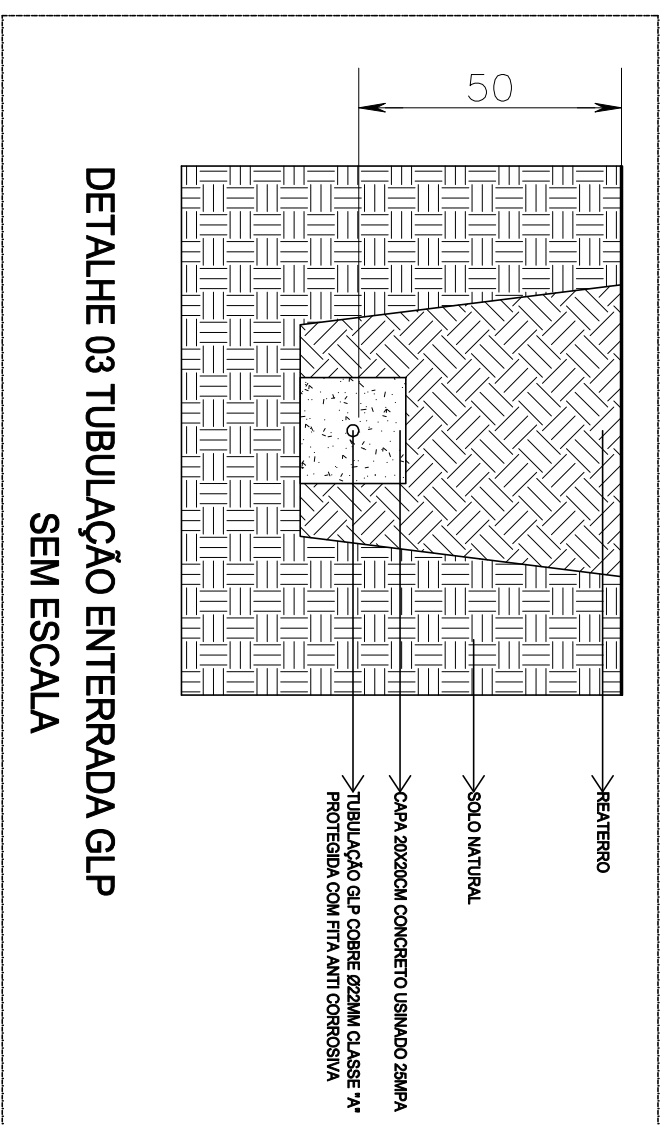

PLANTA BAIXA
ESCALA 1:500

CANTINA

**BLOCO SALA DO
PROFESSORES**

BLOCCO A

ESTACIONAMENTC

OBS.:

- O PONTO DE CONSUMO DE GLP TERÁ UM REGISTRO DE CORTE E REGULADOR DE 2º ESTÁGIO 2,8kPa e 7,0kg/h.

SIMBOLOGIA:

► GÁS - PONTO DE CONSUMO DE (GLP) (COBRE Ø15mm)


_____ TUBULAÇÃO DE GÁS (G.L.P)

COBRE Ø15 CLASSE "A"

NOTA:

- REDE DISTRIBUIDORA DE GÁS TUBO DE COBRE Ø16 e 22mm CLASSE "A" COM TESTE HIPODIFUSIVO DE 300 lb.
- AS TUBULAÇÕES SERÃO SOLAPADAS COM SOLDAS OXACETILÊNICAS E COM ELTROI DO DE 1/8" (3,175 mm) DE DIÂMETRO.
- A PRESSÃO DE TRABALHO DE 160 PSI, AS UNIDADES QUE HIZEREM NECESSÁRIAS SERÃO REDUZIDAS ÀS VEDADAS POR ROSCA 1/2".
- TODA TUBULAÇÃO QUE PASSAR PELO PISO DEVERÁ SER PROTEGIDA POR CONCRETO.
- TODA TUBULAÇÃO EXTERNA ENTERRADA DEVE SER ENVOLVIDA COM TITIA ANTI-CORROSIVA E POR REGIÃO POR CONCRETO.
- TODA TUBULAÇÃO APOS INSTALADA, SERÁ SUBMETIDA A ENSAIO DE PRESSÃO, SENDO A 600PSI QUANDO AINDA ESTIVER EM FASE E A PRESSÃO DE OPERAÇÃO QUANDO ESTIVER EM FASE CONCLUÍDA.
- OBSERVAR ESPECIFICAÇÕES DO MEMORIAL DESCRITIVO, NBR 16226, NBR 13523, NBR 15398 E LEGISLAÇÃO LOCAL.

CARIMBOS:

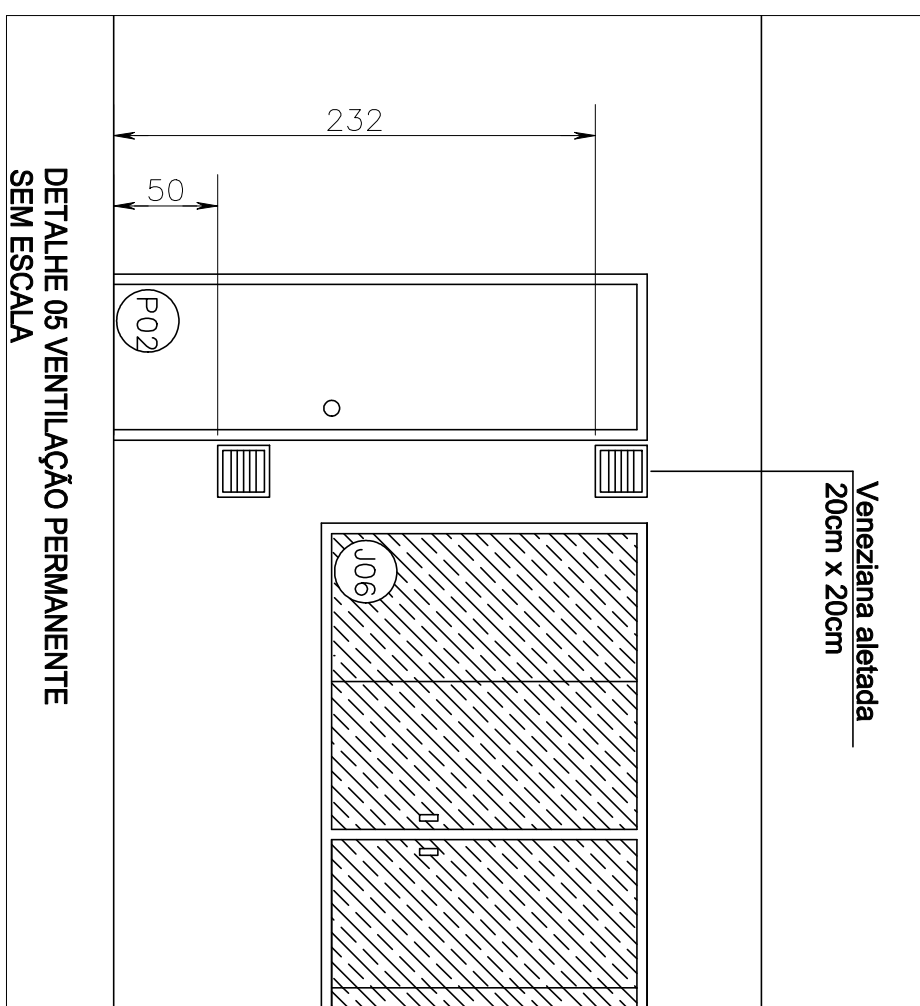

Veneziana aletada
20cm x 20cm

DETALHE 05 VENTILAÇÃO PERMANENTE SEM ESCALA



	DNA DO AGENTE CONTRA-EMPREGADO	DNA DO AGENTE DANIEL PEREIRA DE ALMEIDA
LOCAL:	CENTRO LARGUROS	FASE:
OBRA:	CENTRO DE CONVENIÊNCIA	EXECUTIVO
PROJETO:	REDE DE GÁS COMBUSTÍVEL	REVISÃO Nº:
CONTEÚDO:	CONTEÚDO DA PLANTA	R00
DEFINIÇÕES:	DEFINIÇÕES	DATA:
ENFERMEÇO:	ENFERMEÇOS	19/03/2022
PLA JACOB REINALDO HAUPENTAL, 1580, CENTRO.	NOME DO ARQUIVO:	DESENHADO POR:
NOVA BRANCA:		DANIEL
	GAS	01
	01	



Emitido em 18/03/2022

Projeto Nº DOC (37) ITEM 1 - PROJETO GÁS - 1 PRANCHA/2022 - DGCT (10.55.01.01)

(Nº do Documento: 62)

(Nº do Protocolo: NÃO PROTOCOLADO)

(Assinado digitalmente em 24/05/2022 12:49)

DANIEL ESPIG
ENGENHEIRO-AREA
DPCE (10.55.03)
Matrícula: 1940221

(Assinado digitalmente em 24/05/2022 16:04)

FABIO CORREA GASPARETTO
SECRETARIO - TITULAR
SEO (10.55)
Matrícula: 2015260

Para verificar a autenticidade deste documento entre em <https://sipac.uffs.edu.br/documentos/> informando seu número: **62**, ano: **2022**, tipo: **Projeto**, data de emissão: **24/05/2022** e o código de verificação: **c3d78cbf02**