




DETALHE CAIXA DE INSPEÇÃO

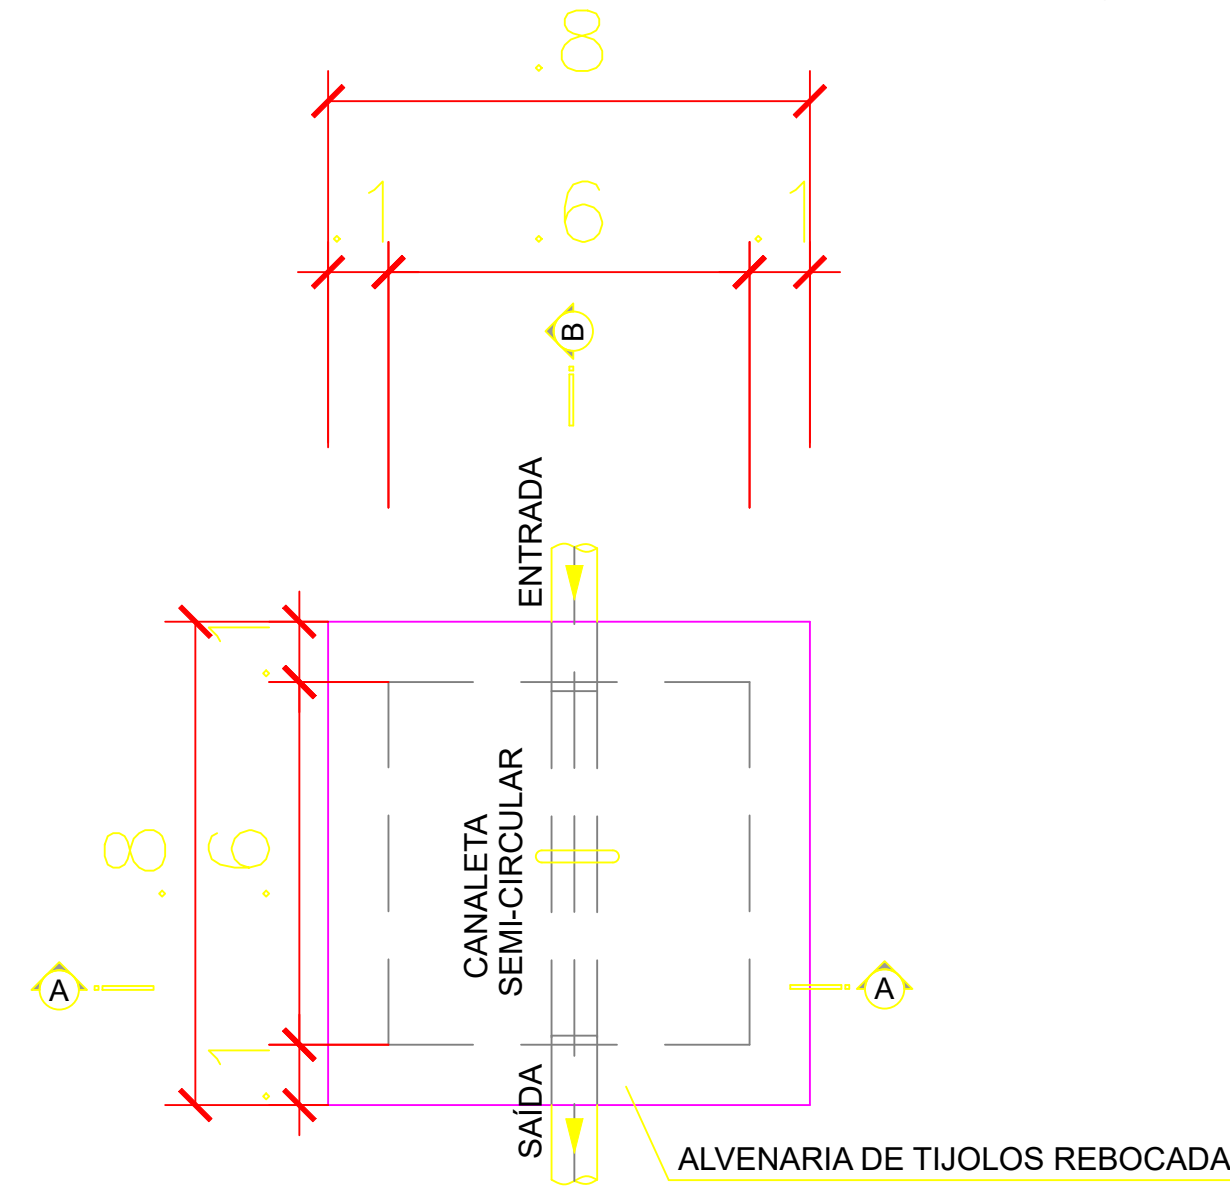


PLANTA BAIXA

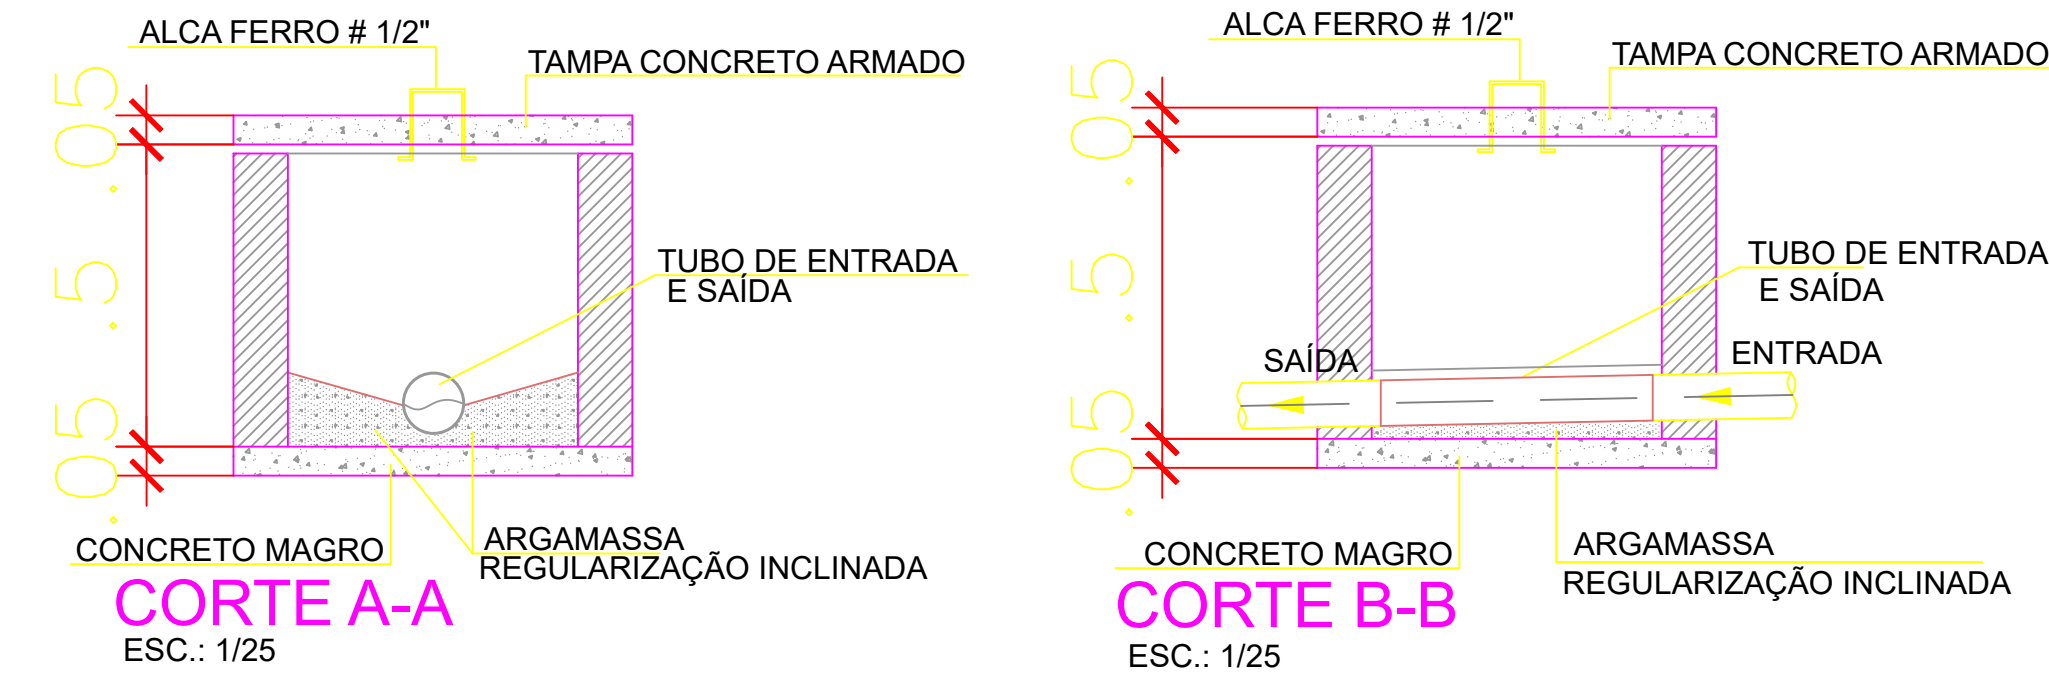

DETALHE CAIXA DE GORDURA

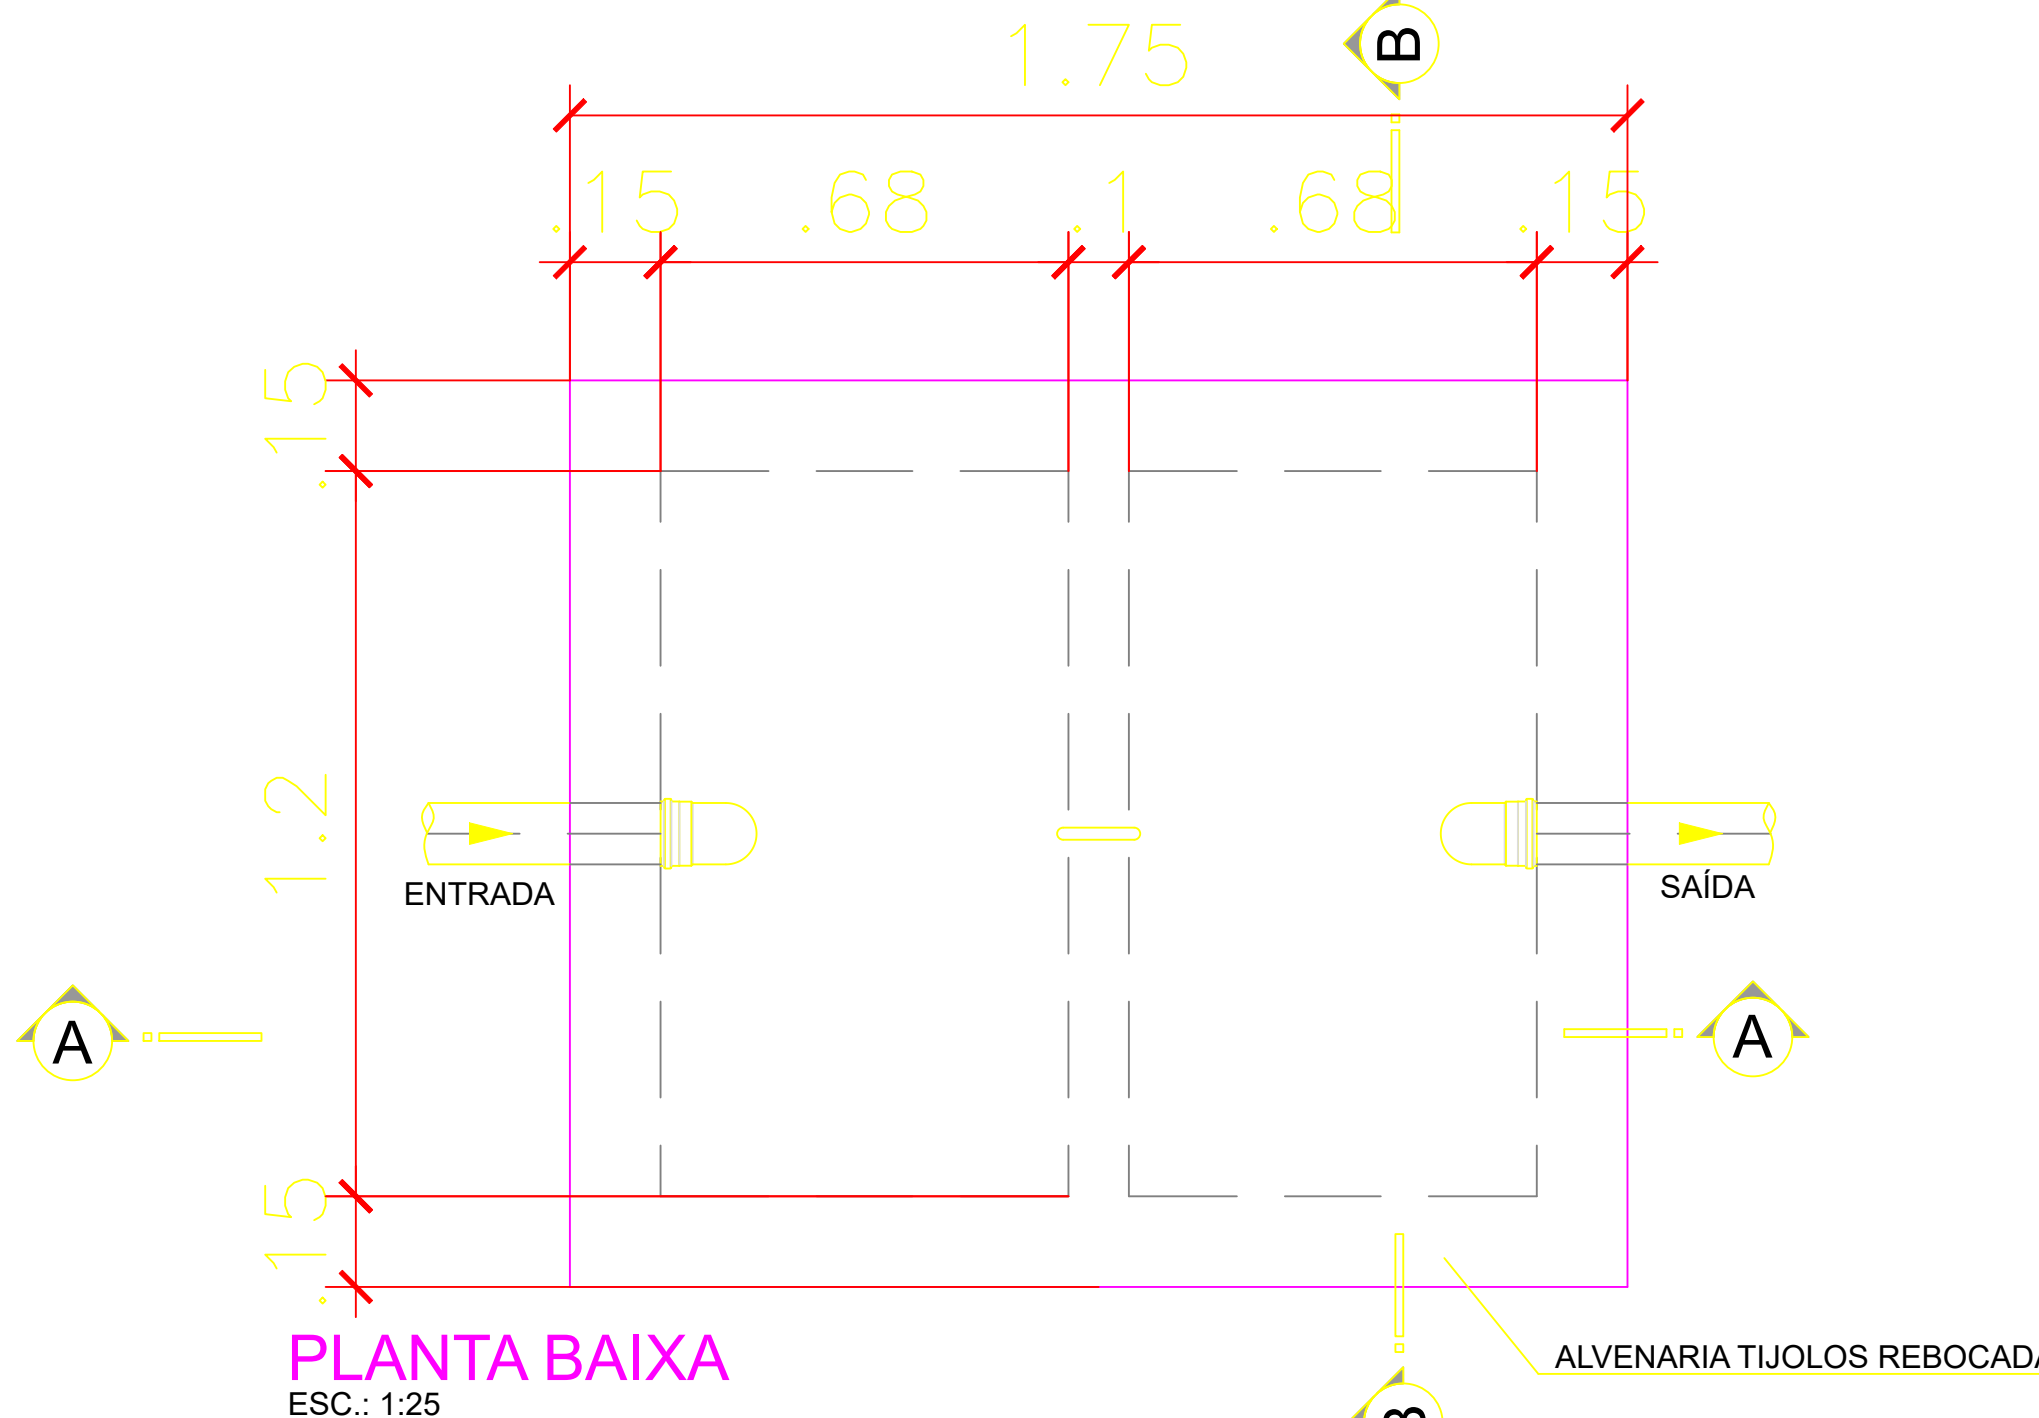


PLANTA BAIXA

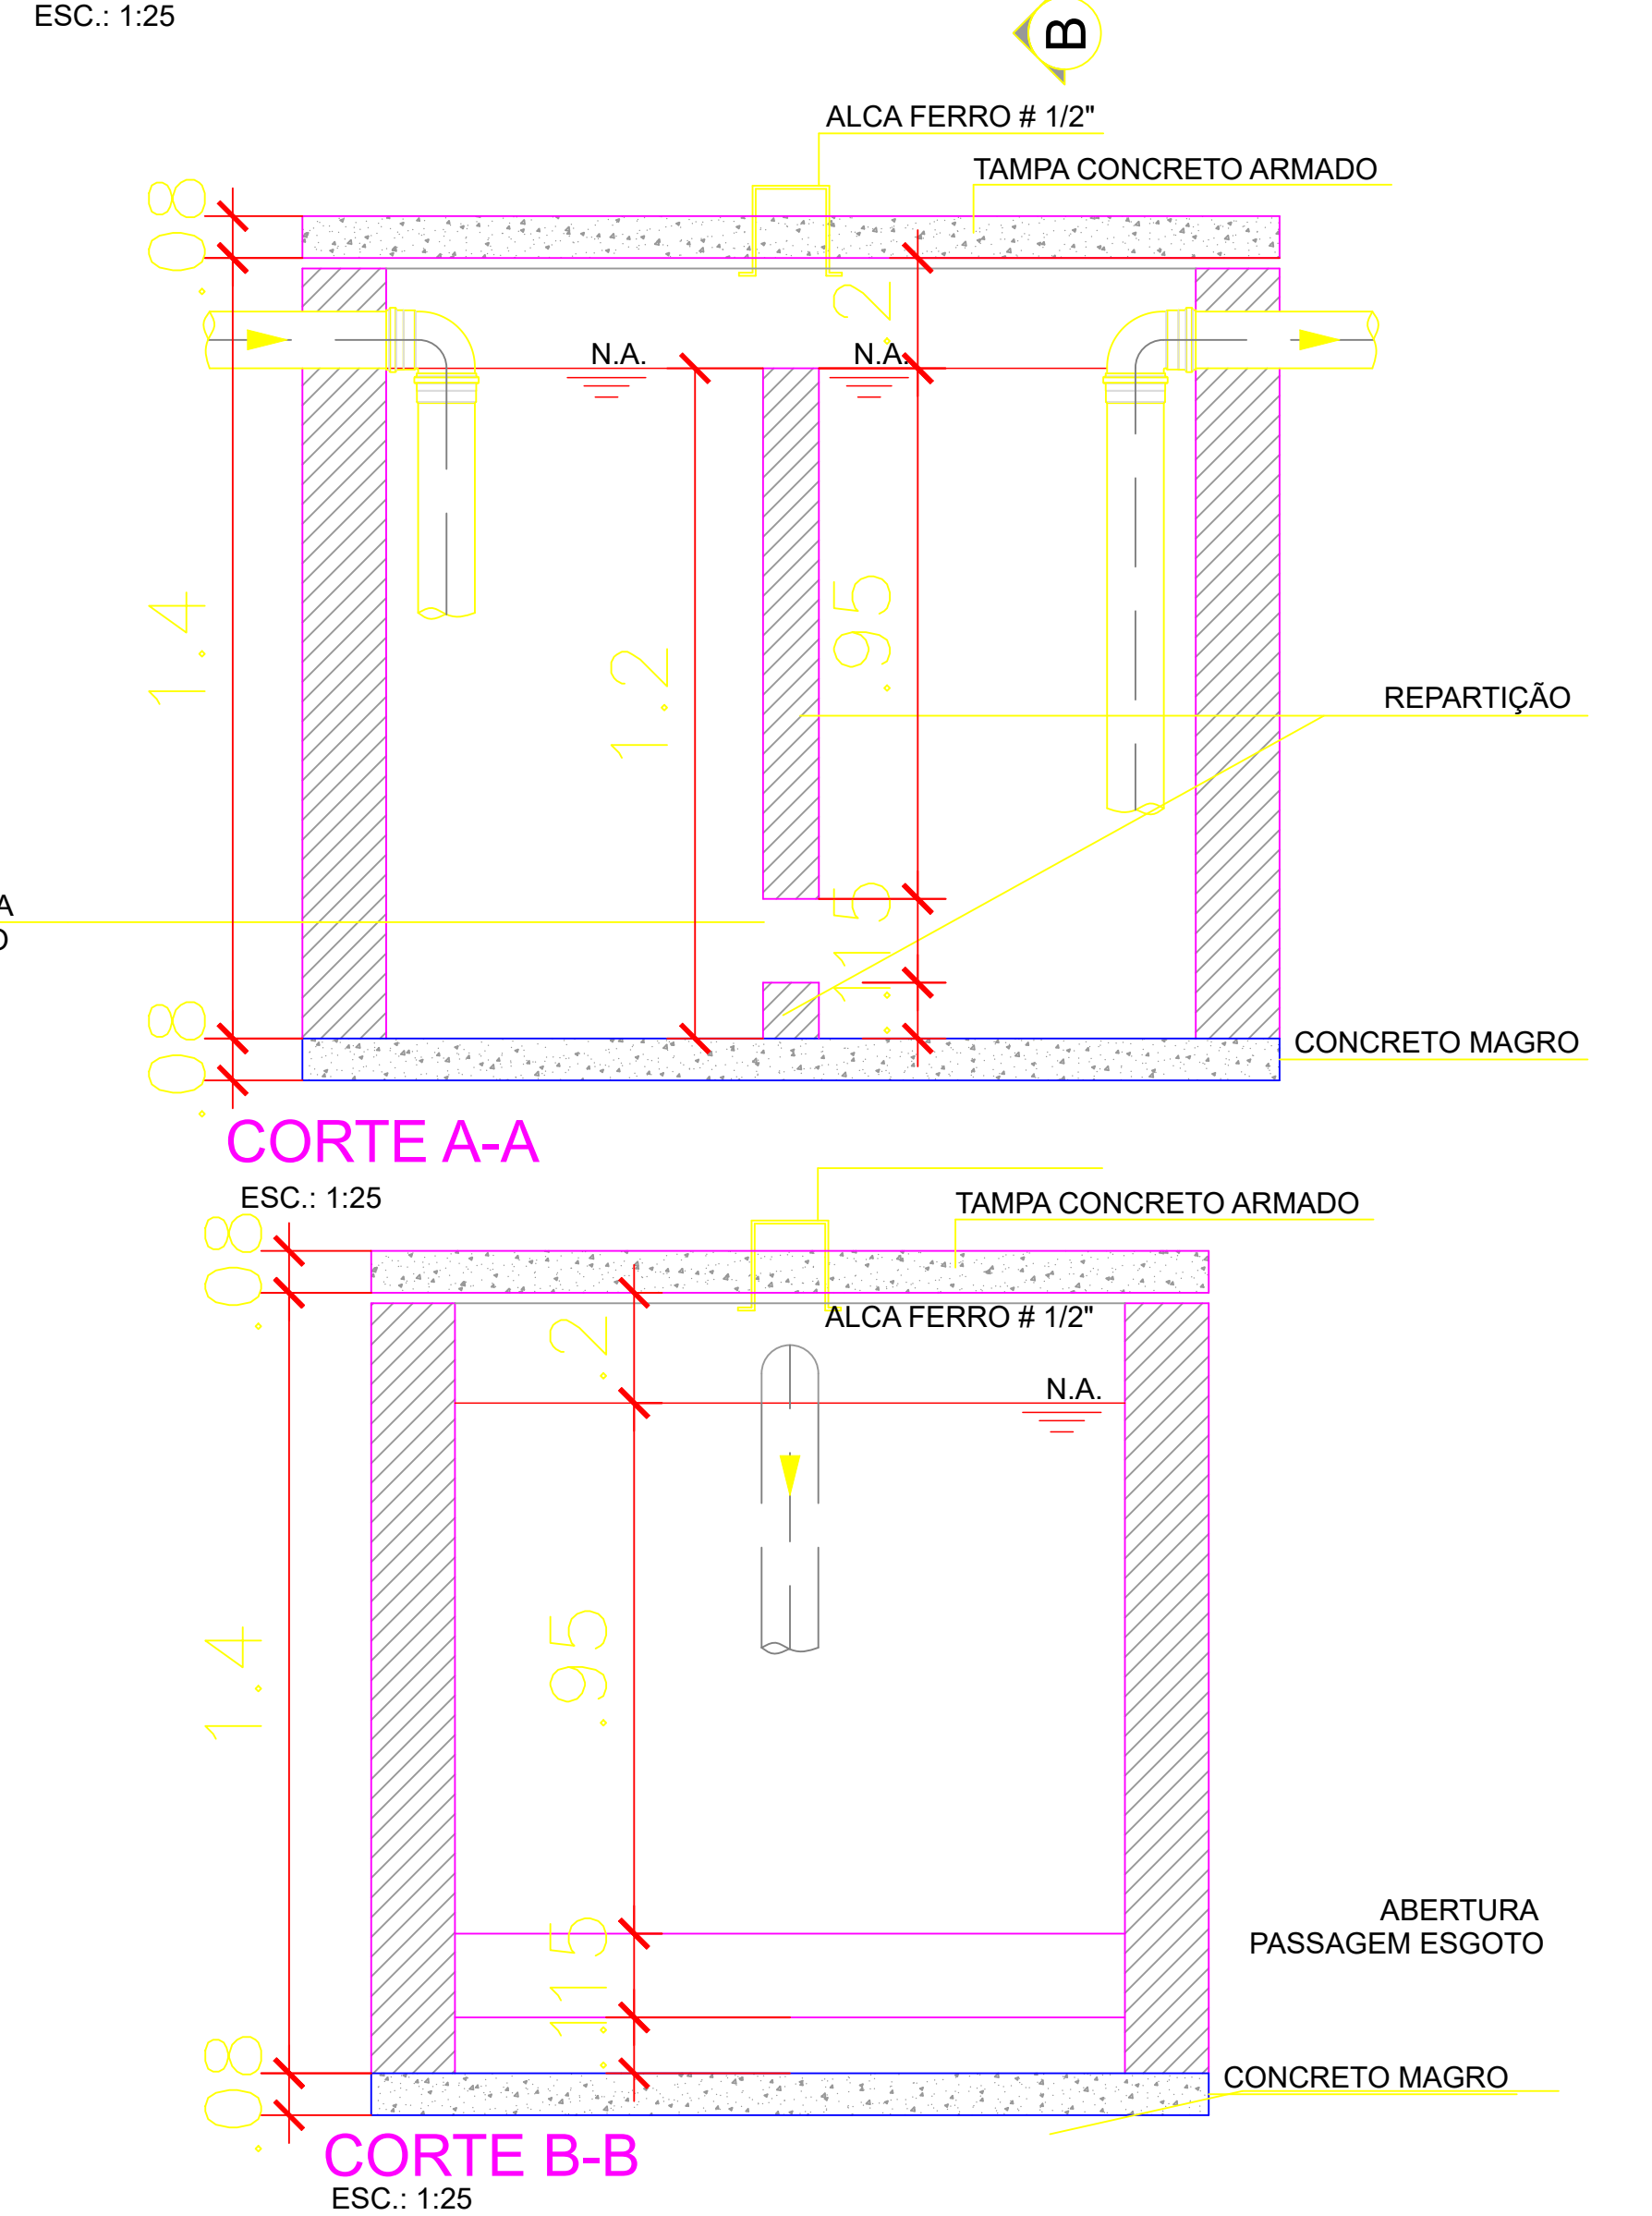


LEGENDA

- CAIXA SIFONADA 100x150x50 mm
- CAIXA SIFONADA 150x150x50 mm
- CAIXA DE INSPEÇÃO DE ESGOTO
- CAIXA DE GORDURA (OS TAMANHOS SÃO DIFERENTES CONFERIR COM DETALHES E PLANTA BAIXA)
- TUBO EM PVC PARA ESGOTO PREDIAL SÉRIE NORMAL 100 mm
- TUBO EM PVC PARA ESGOTO PREDIAL SÉRIE NORMAL 75 mm
- TUBO EM PVC PARA ESGOTO PREDIAL SÉRIE NORMAL 50 mm
- TUBO EM PVC PARA ESGOTO PREDIAL SÉRIE NORMAL 40 mm

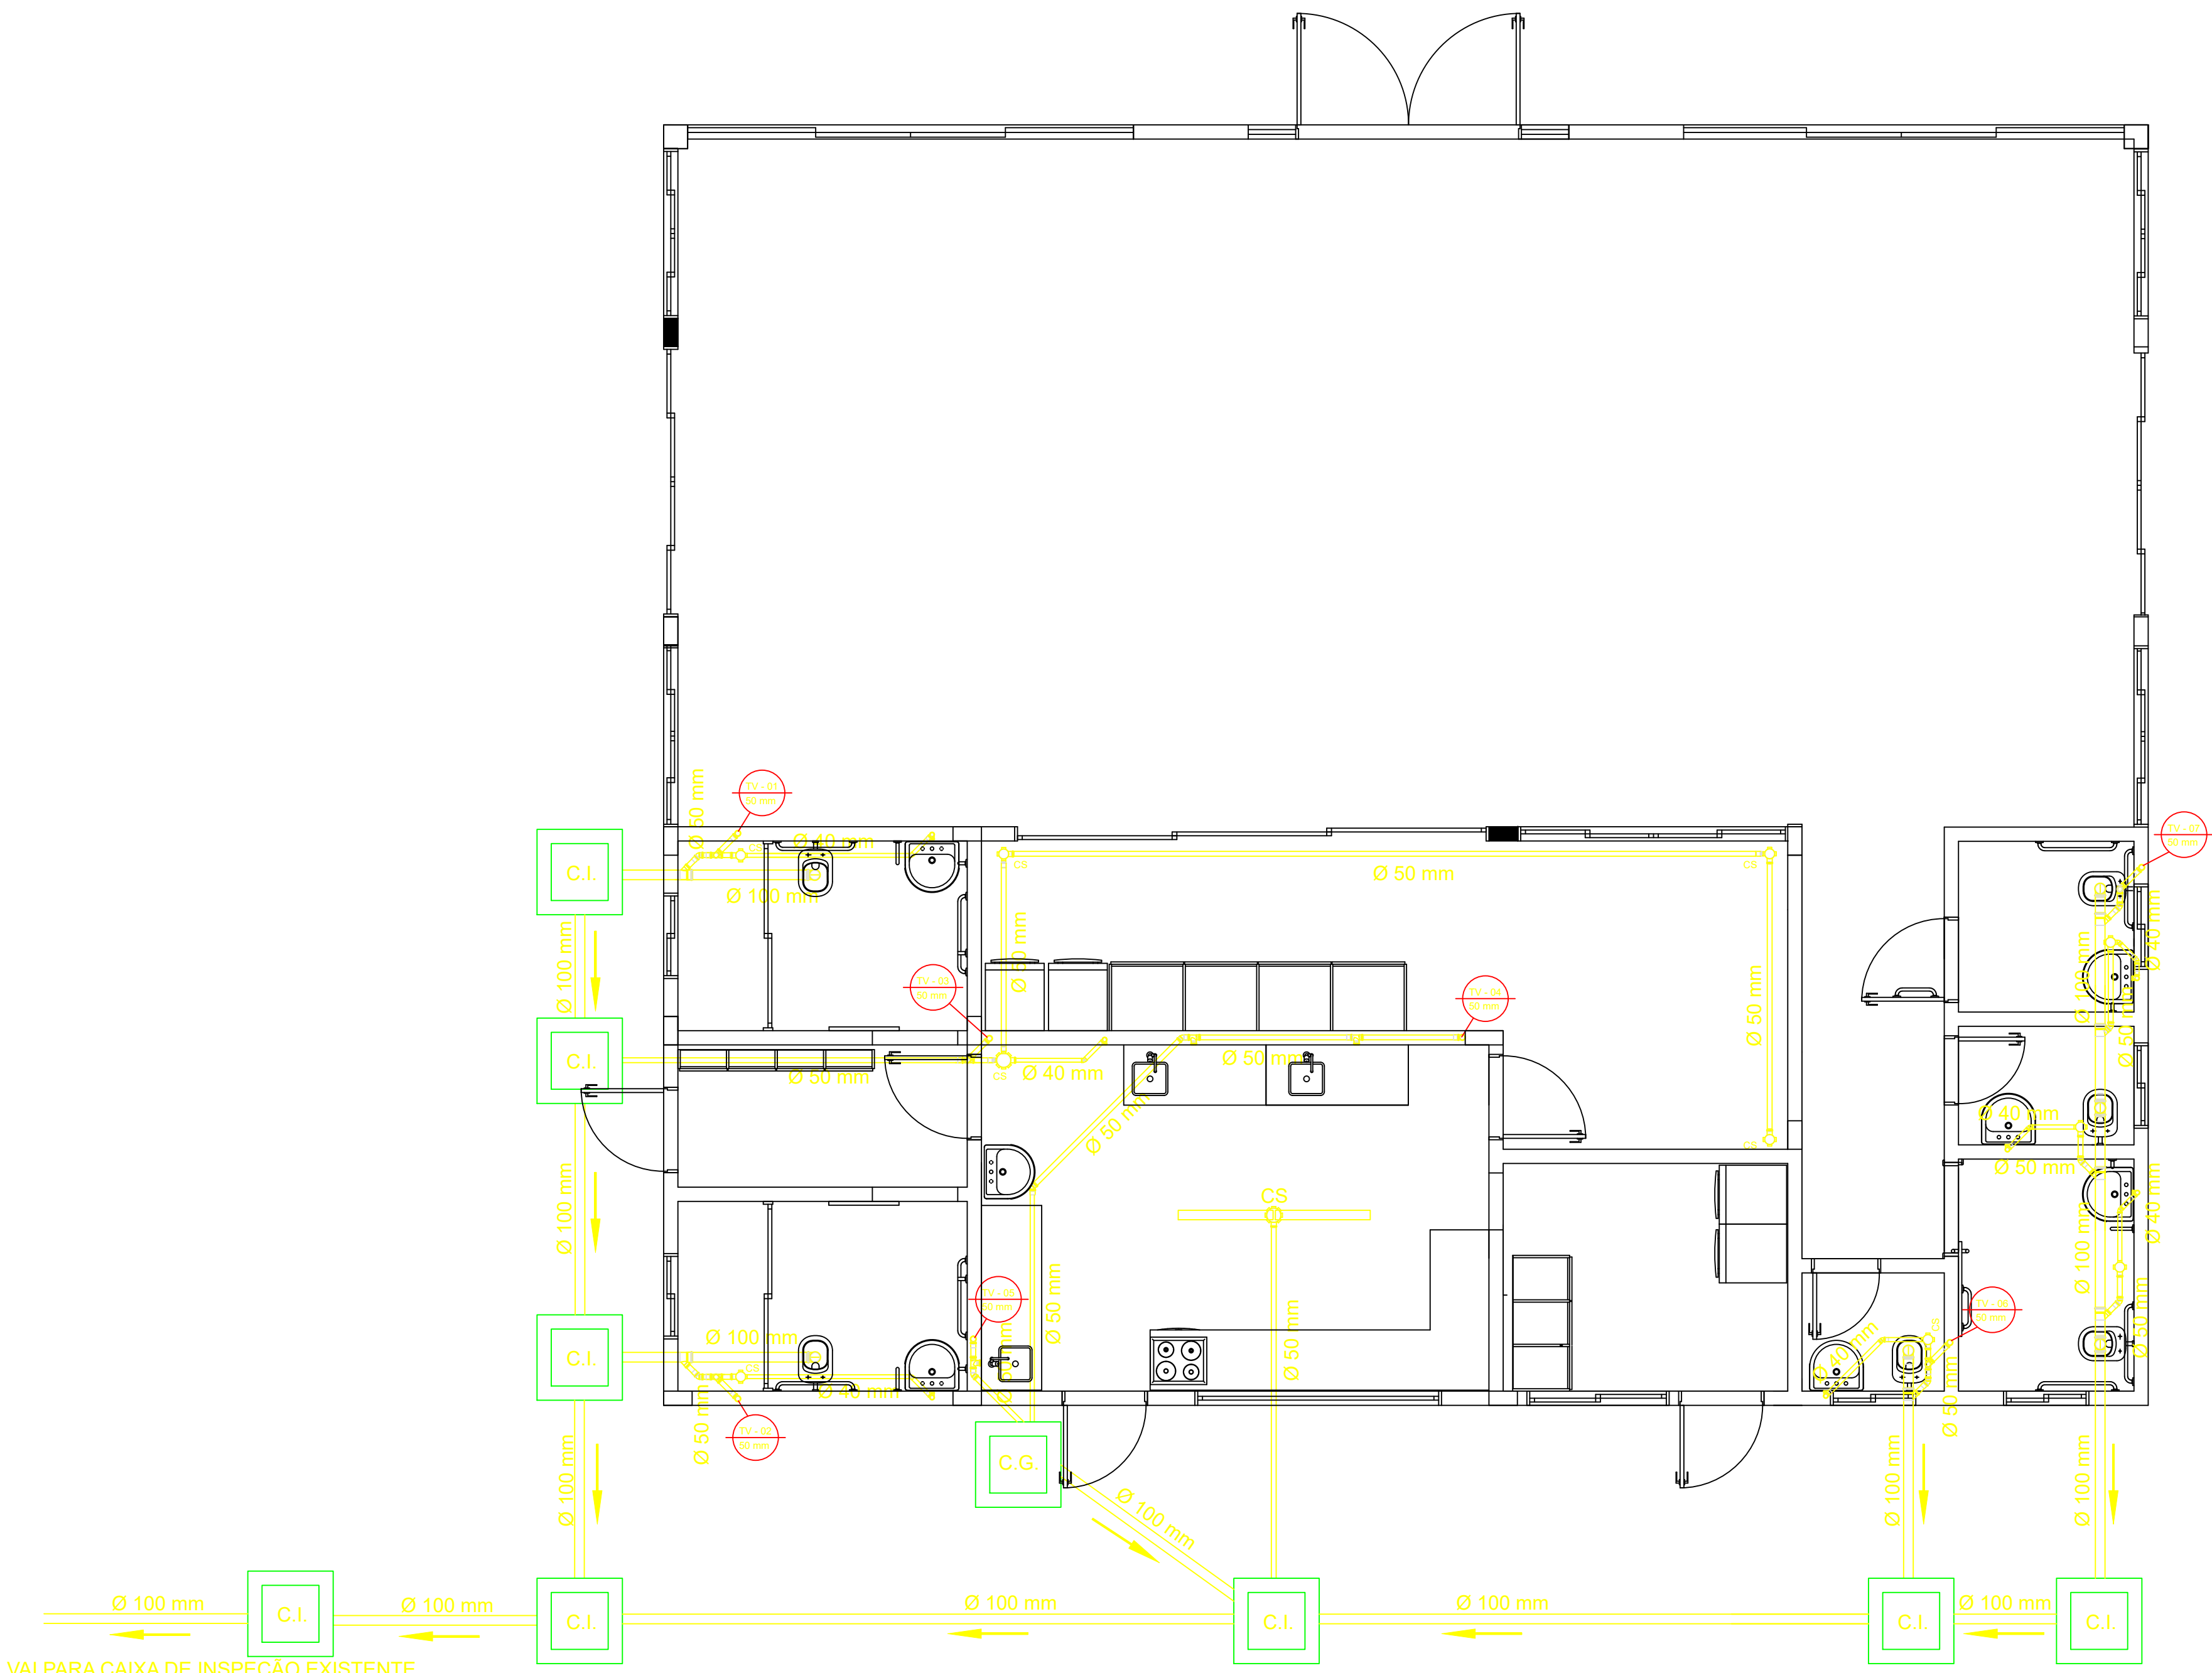

PLANTA BAIXA
ESCALA 1:100

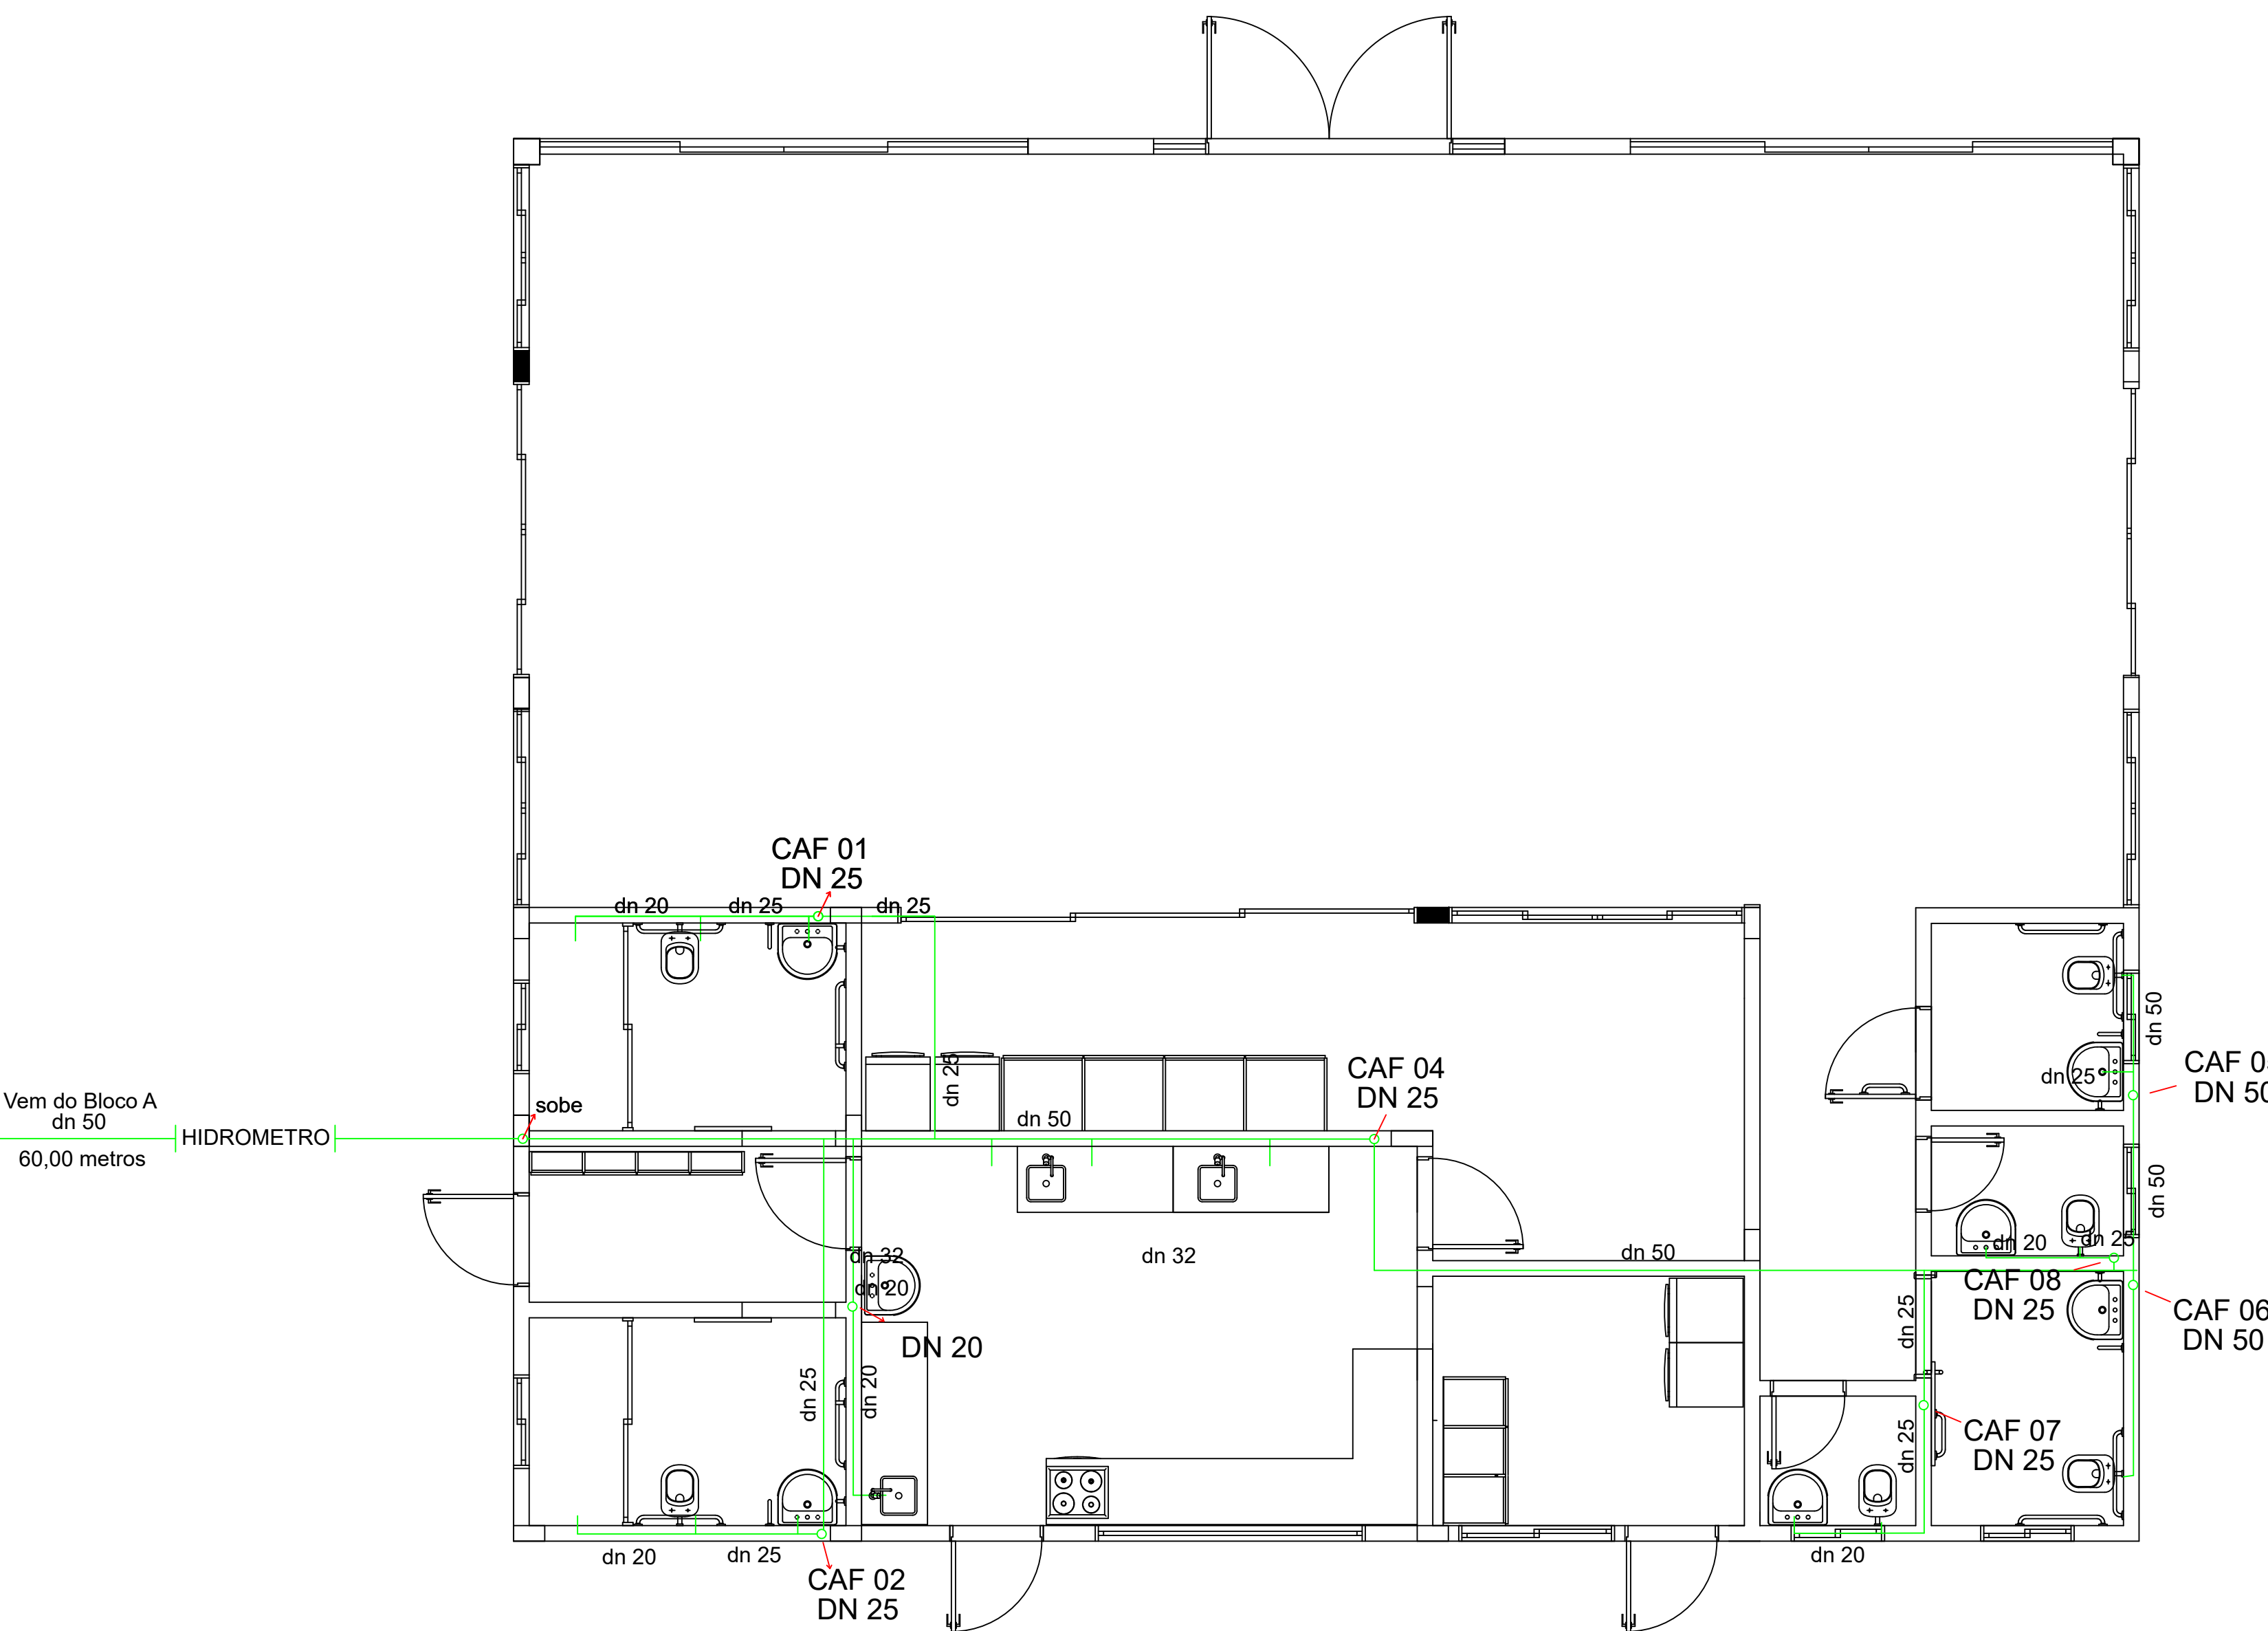

CARIMBOS:



UFFS
UNIVERSIDADE
FEDERAL DA
FRONTEIRA SUL

Secretaria Especial de Obras-SEO

Avenida Fernando Machado, nº 108 E - Bloco 2 Sala 2.2.05
Centro, Chapecó - SC - CEP: 76801-900 / 2045-3118 - Site Oficial: www.uffs.edu.br

SECRETARIA ESPECIAL DE OBRAS:
SECRETÁRIO DE OBRAS: ENG. CIV. FÁBIO CORRÊA GASPARETTO
DIRETOR DE PROJETOS: AGUARDANDO NOMEAÇÃO

FISCALIZAÇÃO DE OBRAS:
CHAPECÓ/SC: ENG. CIV. FÁBIO ALEX ZENARO
ENG. ELETRIC. MATHEUS TODESCATTI
CERRO LARGO/RS: ENG. CIV. PAULO ROBERTO HENDGES
ENG. CIV. CANISIO ROQUE SCHMIDT
ERECIM/RS: ENG. CIV. JULIANA ANA CHARELLO
LARANJEIRAS DO SUL/PR: ENG. CIV. FÁBIO ONETTA
REALIZA/PR: ENG. CIV. FABRÍCIO BALESTRIN

DIRETORIA DE PROJETOS: SEQ. ARIANA FREITAS MAGOTT
ARQ. URB. WELLINGTON TISCHER
ENG. CIV. RODRIGO EMERF
ENG. ELETRIC. SILVIO ANTONIO TESTON
ENG. ELETRIC. VICTOR LACERDA DA SILVA
ENG. SANIT. ADEMIR TANCINI
ENG. MEC. DANIEL ESPIG
TEC. MEC. GIOVANI FÁVERO
TEC. ELETROTÉC. DIEGO GNOATTO
A.T.I. LEANDRO PEREIRA

CAUBR A41125-6
CAUBR A59629-9
CREA/SC 108620-8
CREA/SC 094939-8
CREA/SC 143788-6
CREA/SC 113590-2
CREA/SC 114137-1

LOCAL: ERECHIM - RS	FASE: EXECUTIVO	ESCALA: INDICADA
OBRA: CENTRO DE CONVIVÊNCIA	REVISÃO Nº: R01	TAMANHO FOLHA: A0
PROJETO: HIDROSSANITÁRIO	DATA: 19/05/2022	Nº PRANCHA:
CONTEÚDO: PLANTA BAIXA HIDRSANITÁRIO	DESENHADO POR: ANA K. CHIAPETTI E DJESSICA K. LISBOA	HID 01 / 01
DETALHES	NOME DO ARQUIVO:	
ENDEREÇO: ERS 135, KM 72, Nº 200		



Emitido em 19/05/2022

Projeto Nº DOC (68) ITEM 2 - PROJETO HID - 1 PRANCHA/2022 - DGCT (10.55.01.01)
(Nº do Documento: 70)

(Nº do Protocolo: NÃO PROTOCOLADO)

(Assinado digitalmente em 24/05/2022 17:07)

FABIO CORREA GASPARETTO

SECRETARIO - TITULAR

SEO (10.55)

Matrícula: 2015260

(Assinado digitalmente em 25/05/2022 10:33)

JULIANA ANA CHIARELLO

ENGENHEIRO-AREA

ASSINFR - ER (10.44.06.05)

Matrícula: 1764330

Para verificar a autenticidade deste documento entre em <https://sipac.uffs.edu.br/documentos/> informando seu número: **70**, ano: **2022**, tipo: **Projeto**, data de emissão: **24/05/2022** e o código de verificação: **4887755864**