

### Legenda

CH - PONTO DO CHUVEIRO  
LV - PONTO LAVATÓRIO DE BANCADA  
TJ - PONTO TORNEIRA DE JARDIM  
BB - PONTO BEBEDOURO  
VS - PONTO VASO SANITÁRIO



## Lista de Materiais

Água fria	Aparelho	
	Torneira de jardim	2 pç
	25mm x 1/2"	
	Chuveiro	
	25mm x 1/2"	8 pç
	Torneira de lavatório	
	25 mm - 1/2"	8 pç
	Meta Sanitário p/ Válvula de Descarga de 1 1/4"	
	40mm - 1 1/2"	6 pç
	Metais	
	Registro de gaveta bruto ABNT	
	3/4"	1 pç
	1.1/2"	2 pç
	Registro de gaveta c/ canopla cromada	
	1.1/2"	2 pç
	1 1/4"	2 pç
	1"	2 pç
	3/4"	2 pç
	Registro de pressão c/ canopla cromada	
	3/4"	8 pç
	PVC Acessórios	
	Engate flexível plástico	
	1/2 - 30mm	10 pç
	PVC misto soldável	
	Luva soldável c/ rosca	
	25 mm -3/4"	8 pç
	PVC rígido soldável	
	Adapt sold curto c/bolsa-rosca p registro	
	40 mm - 1 1/4"	4 pç
	25 mm - 3/4"	12 pç
	32 mm - 1"	4 pç
	50 mm - 1.1/2"	4 pç
	Bucha de redução sold. curta	
	50 mm - 40 mm	2 pç
	Bucha de redução sold. longa	
	40 mm - 25 mm	4 pç
	Joelho 90° soldável	
	25 mm	15 pç
	32 mm	6 pç
	50 mm	8 pç
	Joelho de redução 90 soldável	
	32 mm - 25 mm	4 pç
	Luva soldável	
	32 mm	4 pç
	Luva redeção soldável	
	40 mm - 32 mm	4 pç
	50 mm - 40 mm	2 pç
	Tubos	
	20 mm	13 m
	25 mm	42 m
	32 mm	28 m
	40 mm	30 m
	50 mm	36 m
	Tê 90 soldável	
	25 mm	5 pç
	40 mm	8 pç
	50 mm	4 pç
	Tê de redução 90 soldável	
	32 mm - 25 mm	4 pç
	50 mm - 40 mm	2 pç
	União soldável	
	20 mm	6 pç
	50 mm	2 pç
	Flange para caixa dagua	
	25 mm	3 pç
	50 mm	2 pç
	PVC soldável azul c/ bucha latão	
	Joelho 90° soldável com bucha de latão	
	40 mm - 1 1/4"	2 pç
	Joelho de redução 90° soldável com bucha de latão	
	25 mm - 1/2"	16 pç

**FNDE** Fundo Nacional  
de Desenvolvimento  
da Educação

## PROJETO PADRÃO - FNDE

MUNICÍPIO - UF:

PROPRIETÁRIO:

ENDEREÇO:

---

PROPRIETÁRIO

RESP. TÉCNICO	CREA
---------------	------

DLFO

CREA

RA
----

OBSERVAÇÕES:

QUADRA COBERTA  
PROJETO HIDRÁULICO

COORDENAÇÃO  
CGEST - Coordenação  
Geral de Infraestrutura  
Educativa

QUADRA COBERTA  
PLANTA TÉRREO, PLANTA SOBRE LAJE  
E ISOMÉTRICAS

## HID

FORMATO  
A1 (841 X 594)

ESCALA	INDICADA
DATA EMISSÃO	NOVEMBRO/2014

01/02


SANIT./ VESTIÁRIO 02

DEPÓSITO


Planta Baixa  
Parte 02  
escala 1:25

CES

CV-1  
Ø50

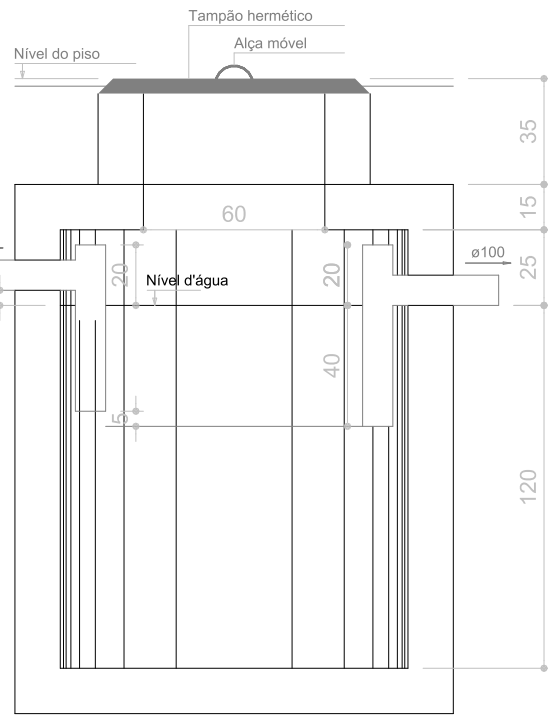

TANQUE SÉPTICO  
CORTE - escala 1/25

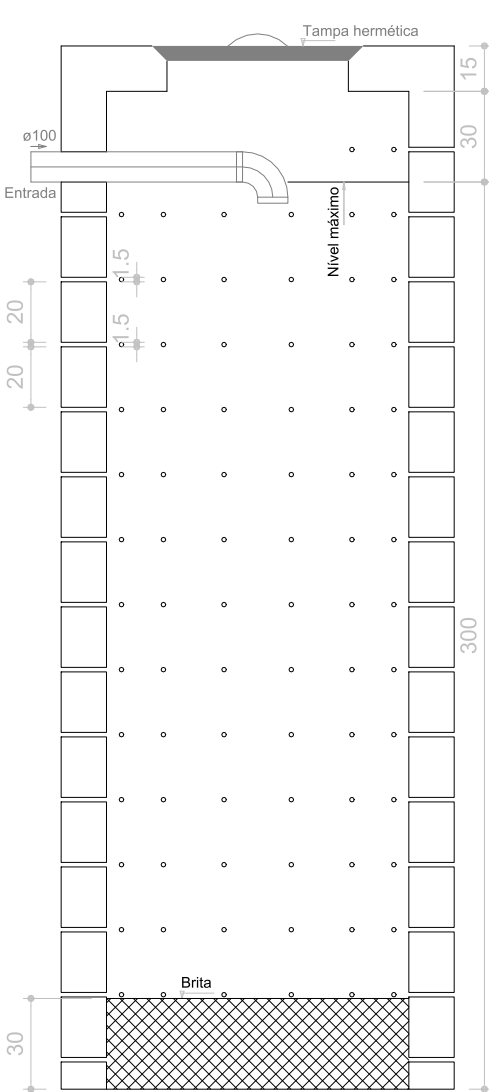

SUMIDOURO  
CORTE - escala 1/25

SANIT./ VESTIÁRIO 01

 
DEPÓSITO

Planta Baixa - Parte 01  
escala 1:25


CES

CV-2  
Ø50

Legenda



Caixa Sifonada

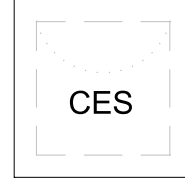

Caixas Inspeção Esgoto Sifonada



Ralo seco dos Chuveiros

Lista de Materiais

Caixas de Passagem	
Caixa de inspeção de esgoto em alvenaria CES- 60x60 cm	2 pç
PVC Acessórios	
Caixa sifonada 150x150x50	6 pç
Ralo sifonado alt. reg. saída 40 100 mm - 40 mm	6 pç
Sifão de copo p/ pia e lavatório 1" - 1.1/2"	8 pç
Válvula p/ lavatório e tanque 1"	8 pç
PVC Esgoto	
Curva 45 curta 100 mm	1 pç
Curva 90 curta 40 mm	16 pç
Joelho 45 40 mm	7 pç
Joelho 90 100 mm	6 pç
Joelho 90 c/anel p/ esgoto secundário 40 mm - 1.1/2"	10 pç
Junção simples 100 mm - 50 mm	5 pç
100 mm- 100 mm	5 pç
50 mm - 40 mm	6 pç
Tubo PVC ponta-bolsa c/ virola 50 mm - 2"	12.0 m
Tubo rígido c/ ponta e bolsa soldável 40 mm	5.50 m
Tubo rígido c/ ponta lisa 100 mm - 4"	36.0 m
40 mm	42.0 m
50 mm - 2"	6.00 m
PVC Esgoto	
Curva 90 curta 50 mm	2 pç
Tubo PVC ponta-bolsa c/ virola 50 mm - 2"	3.50 m
Ventilação	

PARTE 01

PARTE 02

LOCALIZAÇÃO  
escala 1:100

**FNDE** Fundo Nacional de Desenvolvimento da Educação

PROJETO PADRÃO - FNDE

MUNICÍPIO - UF:

PROPRIETÁRIO:

ENDEREÇO:

PROPRIETÁRIO

RESP. TÉCNICO

CREA

DLFO

CREA

RA

OBSERVAÇÕES:

QUADRA COBERTA

PROJETO SANITÁRIO

COORDENAÇÃO:  
CGEST - Coordenação  
Geral de Infraestrutura  
Educacional

QUADRA COBERTA  
PLANTA BAIXA

SAN

FORMATO  
A1 (841 X 594)

REVISÃO  
R.00  
R.00  
R.00

ESCALA  
INDICADA  
DATA EMISSÃO  
NOVEMBRO/2014

PRANCHA

02/02



---

*Emitido em 09/03/2022*

**Projeto Nº DOC (37) PROJETO HID INTERNO- 2 PRANCHAS/2022 - DGCT (10.55.01.01)**  
**(Nº do Documento: 16)**

**(Nº do Protocolo: NÃO PROTOCOLADO)**

*(Assinado digitalmente em 11/03/2022 09:29 )*  
FABIO CORREA GASPARETTO  
SECRETARIO - TITULAR  
SEO (10.55)  
Matrícula: ###152#0

Visualize o documento original em <https://sipac.uffs.edu.br/public/documentos/index.jsp> informando seu número: **16**  
, ano: **2022**, tipo: **Projeto**, data de emissão: **10/03/2022** e o código de verificação: **44ddf4f593**



---

Emitido em 26/09/2023

**Projeto Nº DOC (45) PROJETO - HID INTERNO - 2 PRANCHAS/2023 - DGCT (10.55.01.01)**  
**(Nº do Documento: 55)**

**(Nº do Protocolo: NÃO PROTOCOLADO)**

*(Assinado digitalmente em 18/10/2023 14:42 )*

DAIANE REGINA VALENTINI

SECRETARIO

SEO (10.55)

Matrícula: ###769#2

Visualize o documento original em <https://sipac.uffs.edu.br/public/documentos/index.jsp> informando seu número: **55**  
, ano: **2023**, tipo: **Projeto**, data de emissão: **17/10/2023** e o código de verificação: **4cd11f7a1d**